

INDEX DOCUMENTACIÓ GRÀFICA SEPARATA 2014

01 Situació i emplaçament

09 Alçats Separata 2014

AMPLIACIÓ PLANTA SOTERRANI

19 Estat actual

20 Proposta. Planta distribució general

21 Detalls

22 Enderrocs i Moviment de terres

23 Enderrocs Urbanització Planta Baixa

24 Materials i Acabats

25 Materials i Acabats Urbanització Planta Baixa

URBANITZACIÓ VIAL ACCÉS PLANTA SOTERRANI

26 Estat actual. Topogràfic

27 Moviment de terres

28 Pavimentació, Alineacions i Rasants


ESTRUCTURA

E01 Estructura Separata 2014. Ampliació i coberta rampa Planta soterrani.

INSTAL·LACIONS

06 Il·luminació. Planta Soterrani


13 Esquemes Elèctrics. Planta Soterrani

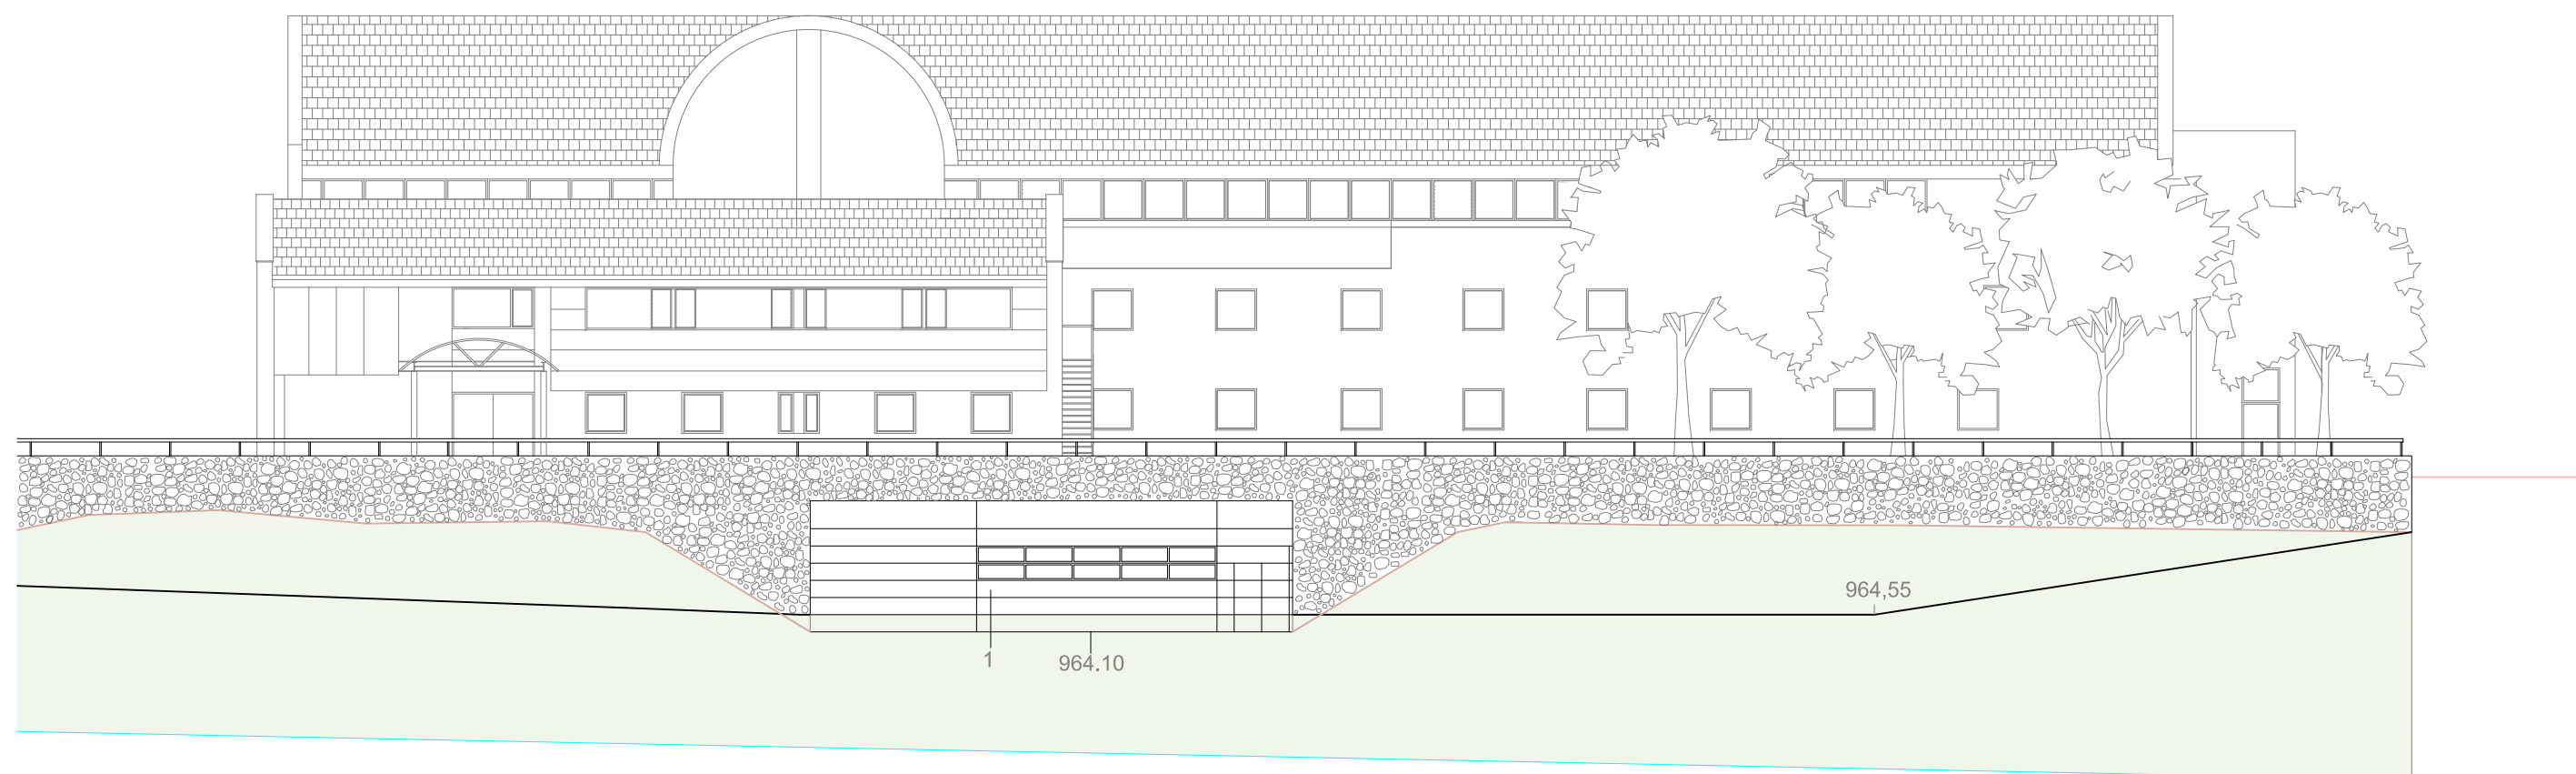


1 CONJUNT DE TANCAMENT DE FAÇANA, PORTA SECCIONAL
I PORTA PEATONAL DE PANELL SANDWICH


ETH GARONA

ALÇAT POSTERIOR
SEPARATA 2014

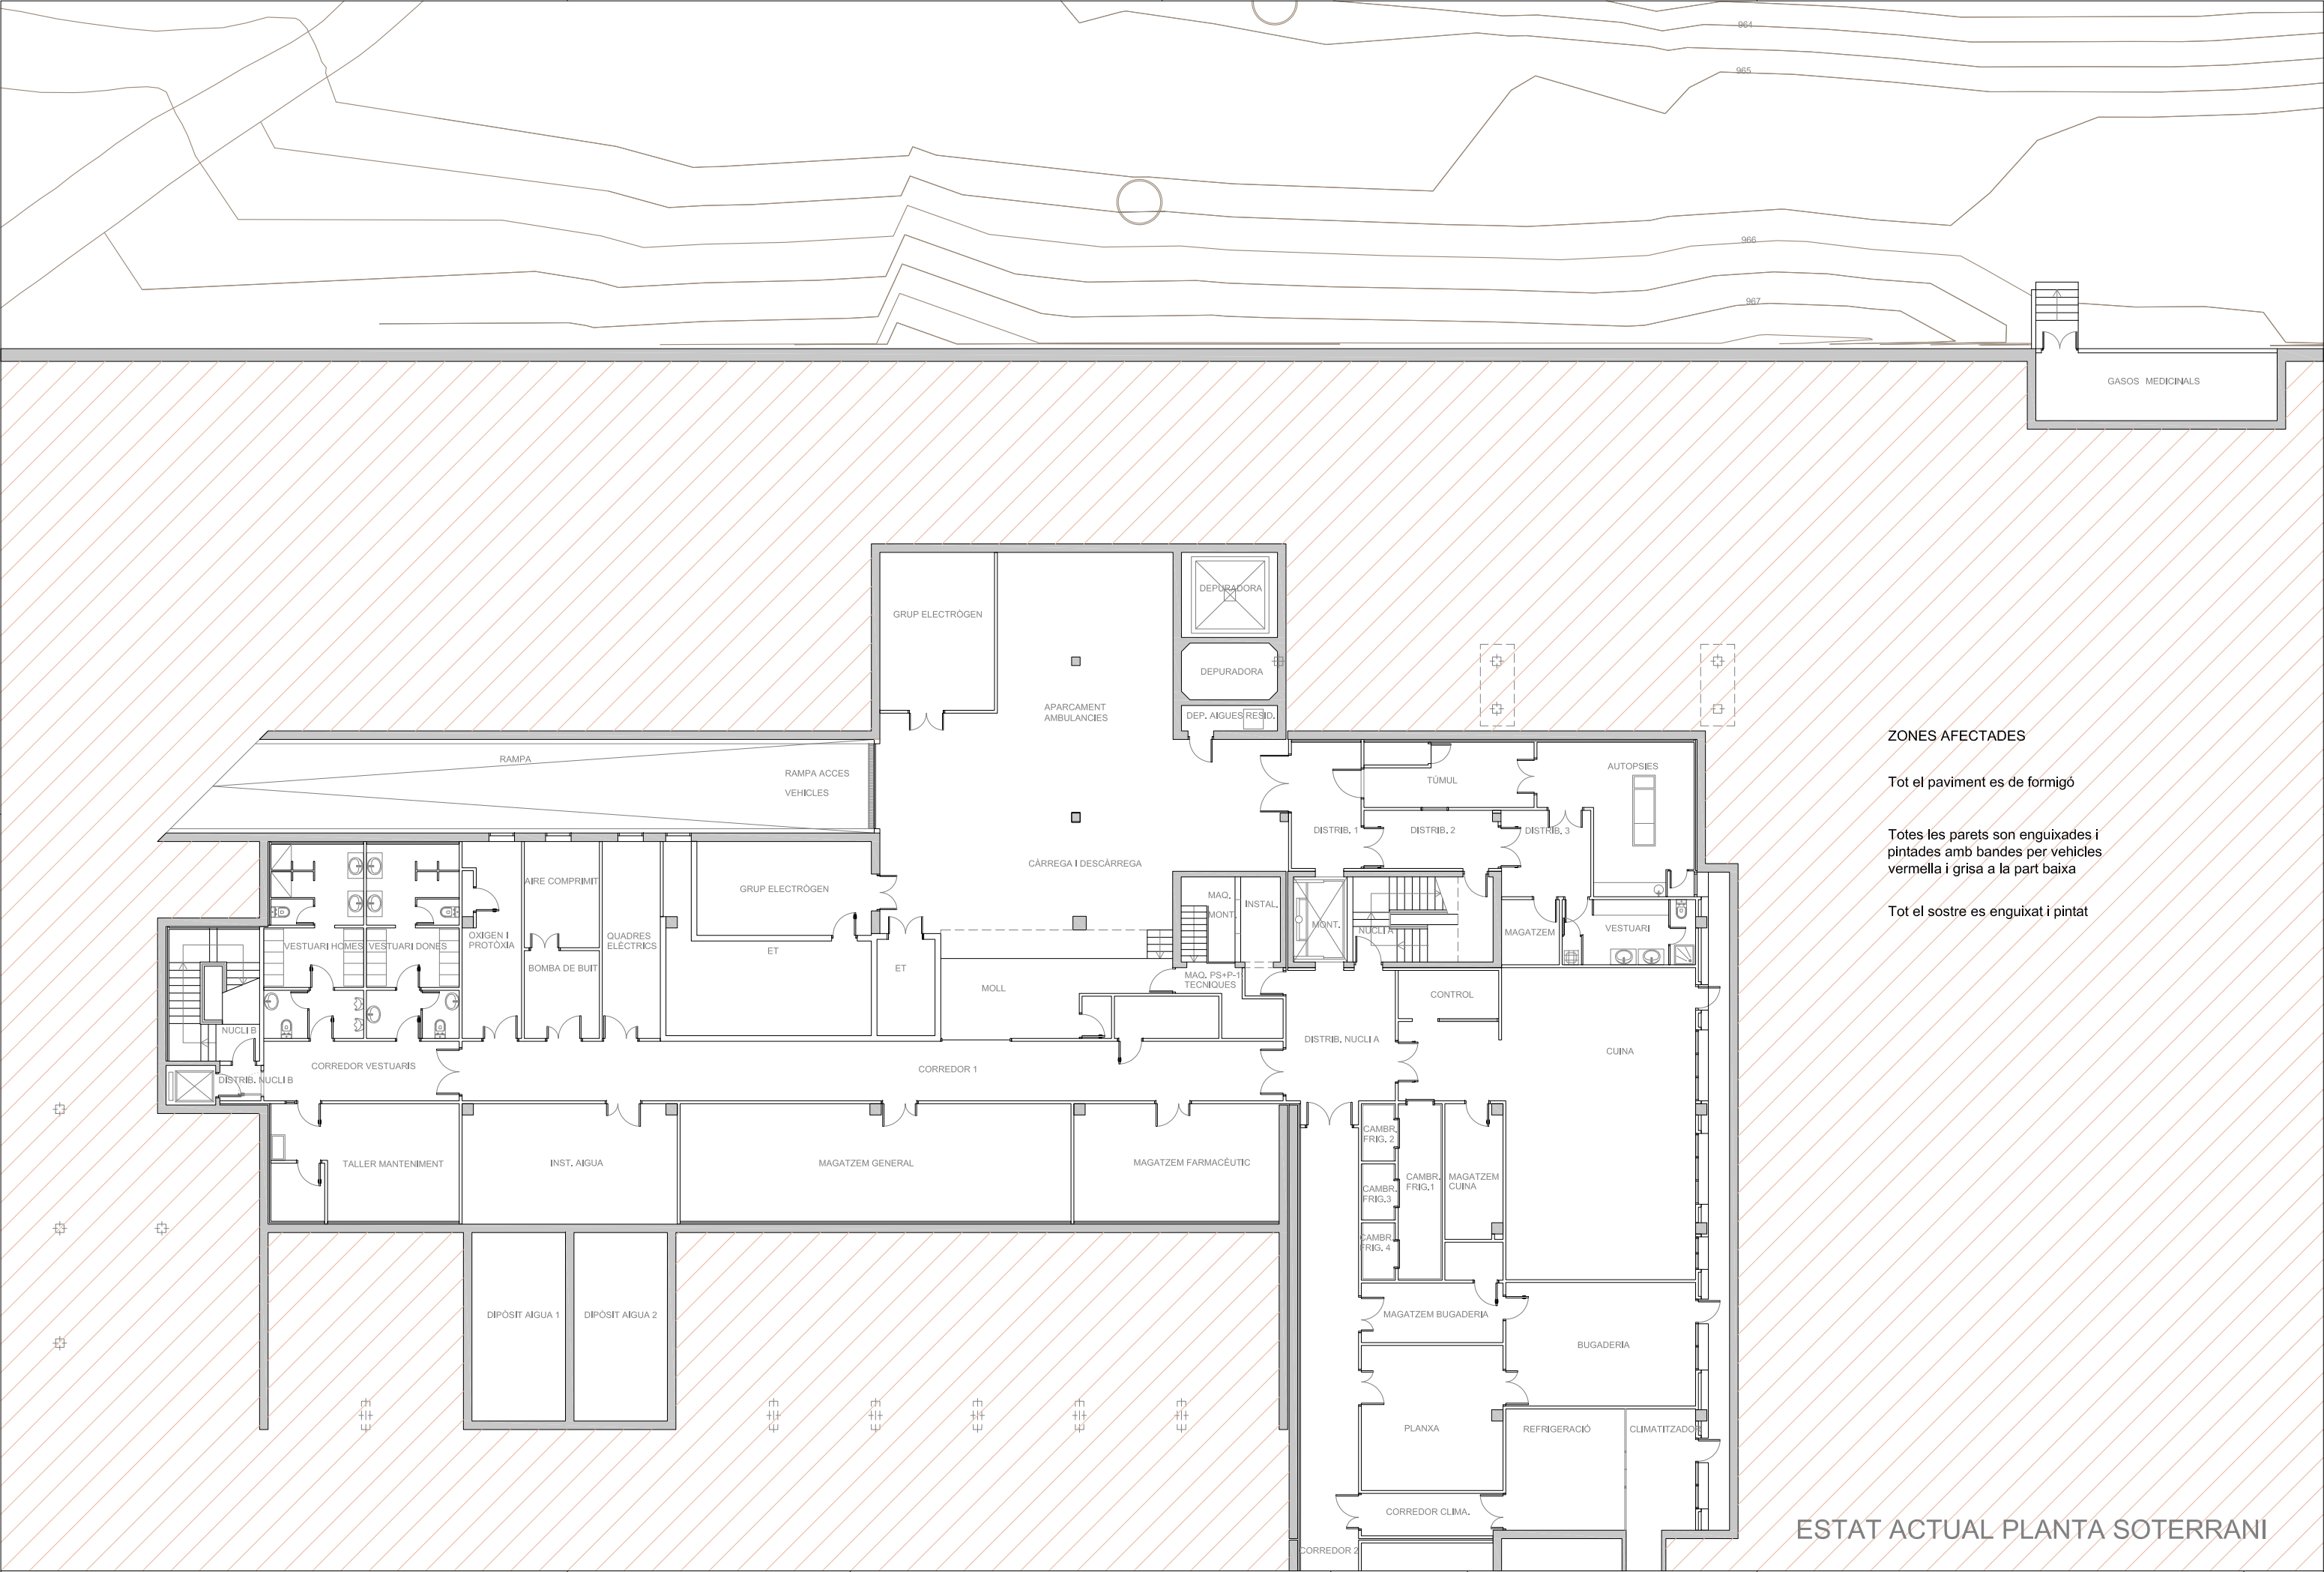

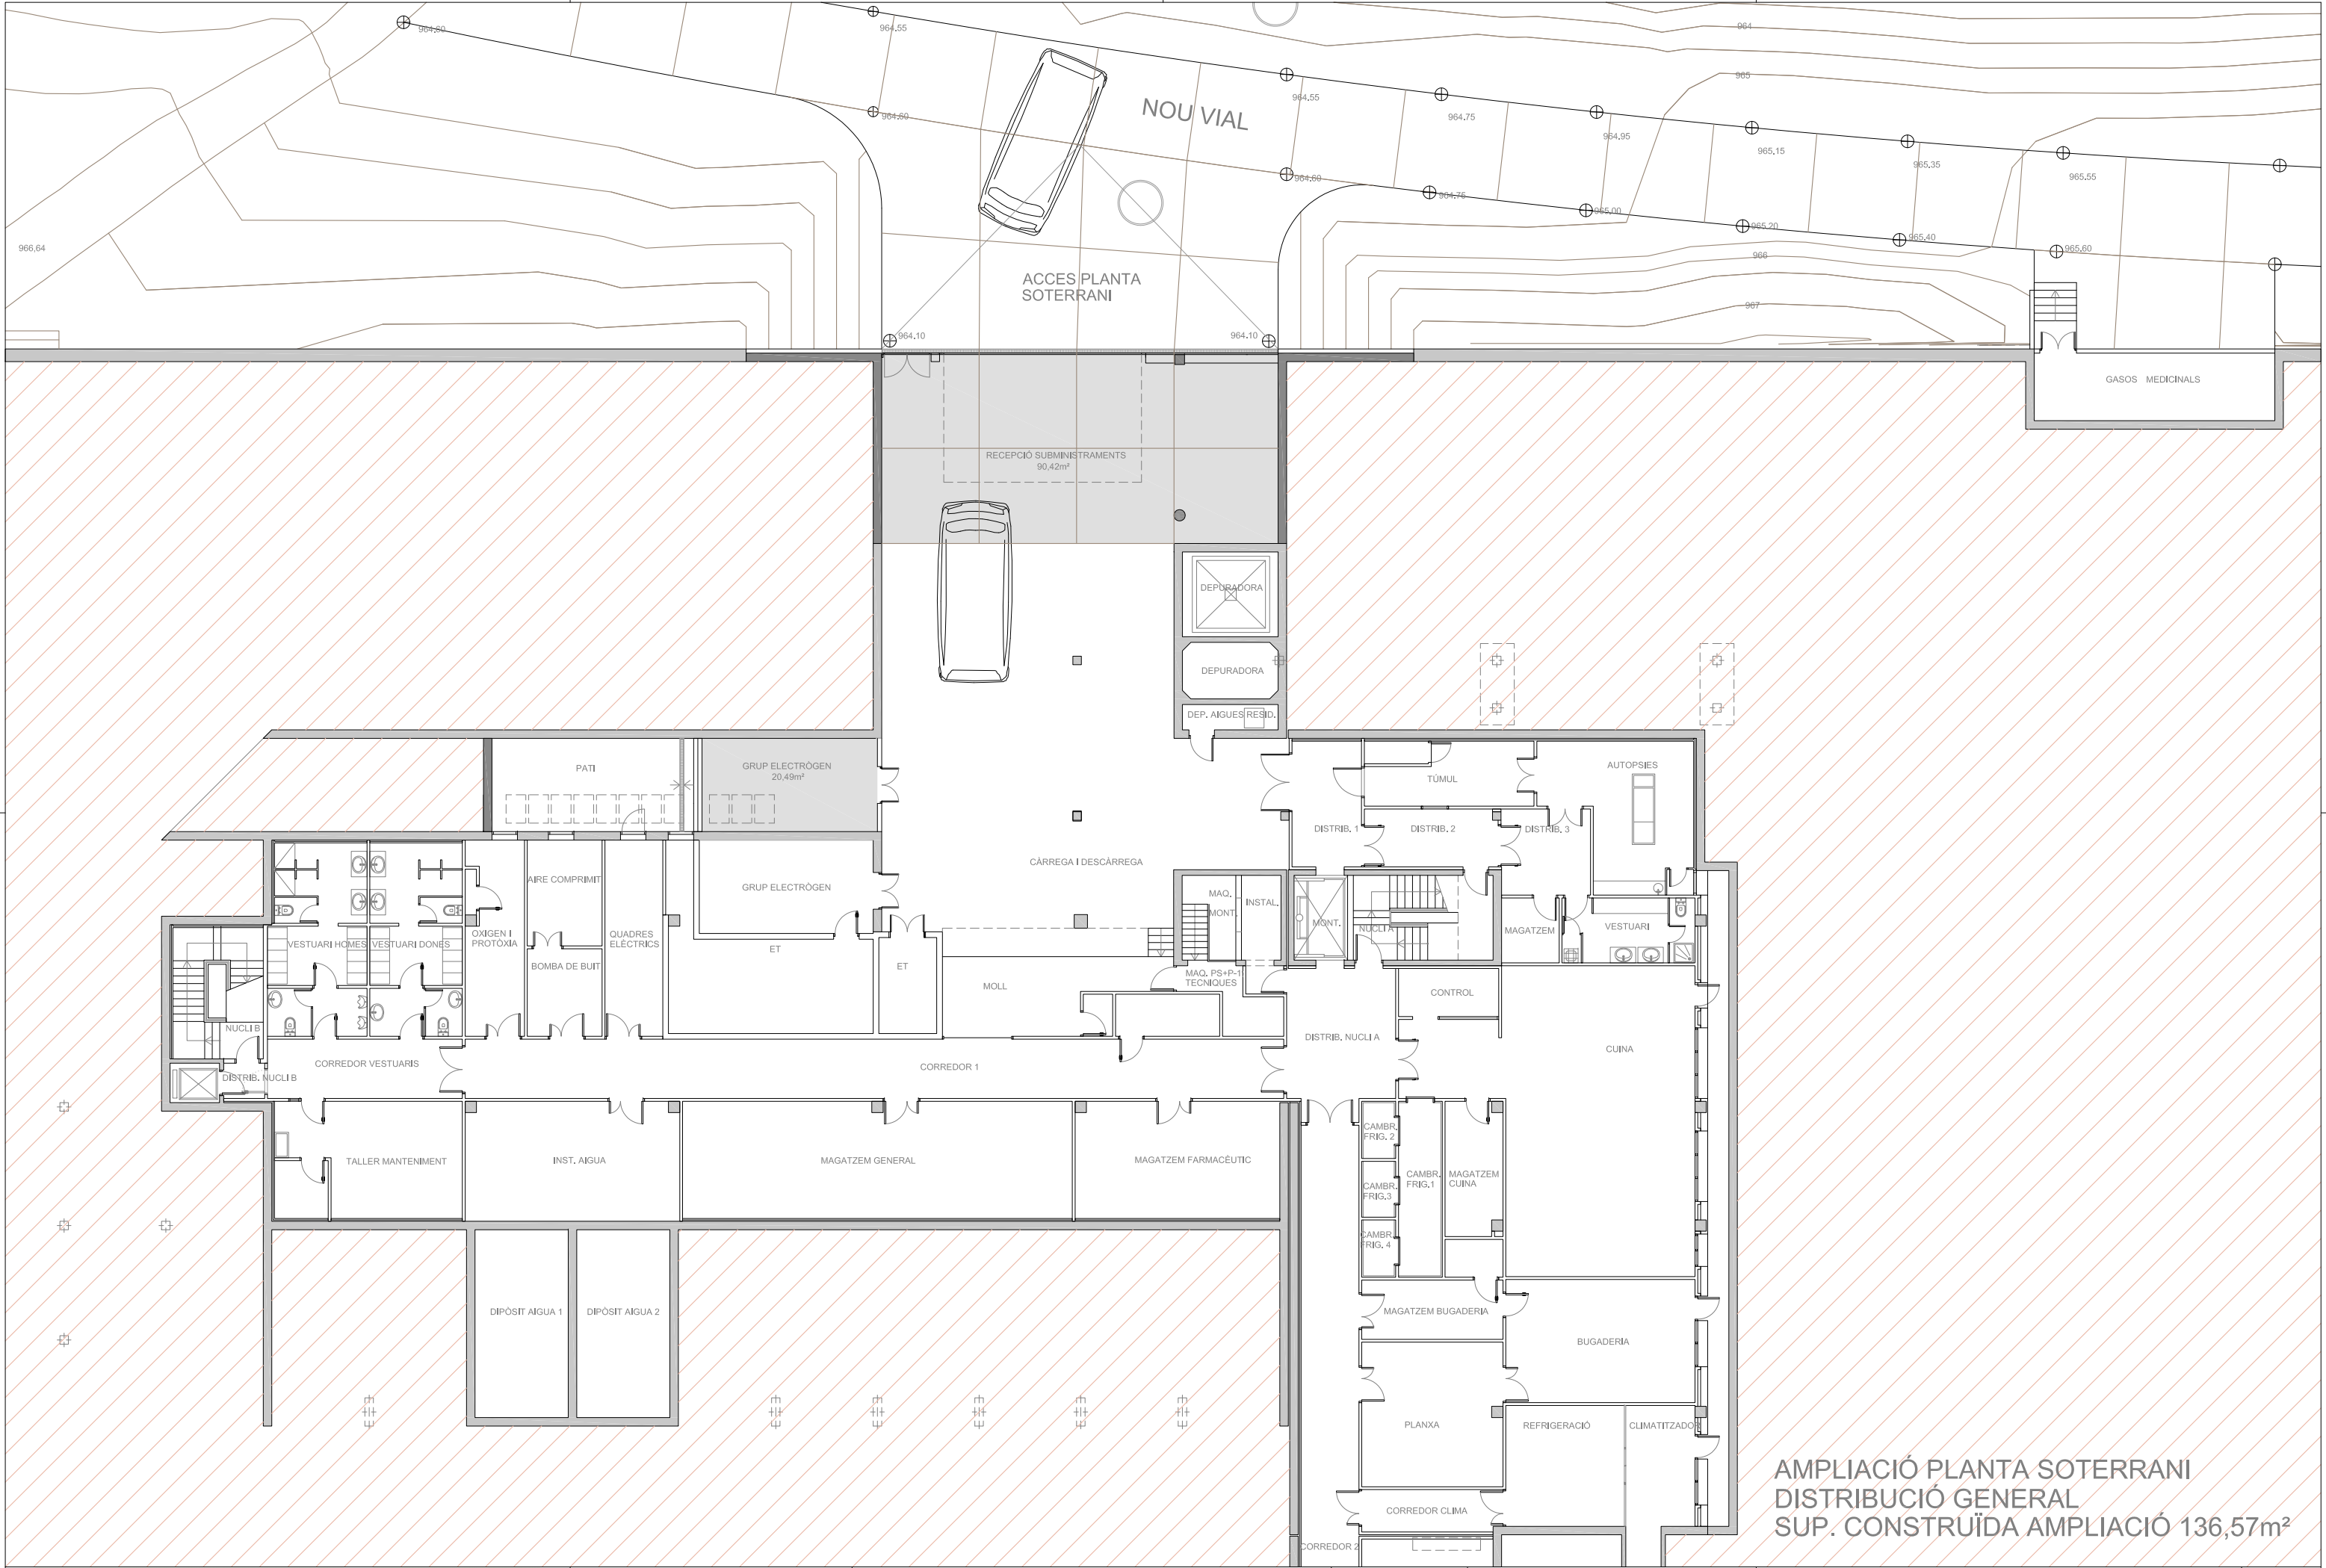

AMPLIACIÓ PLANTA SOTERRANI
DISTRIBUCIÓ GENERAL
SUP. CONSTRUÏDA AMPLIACIÓ 136,57m²

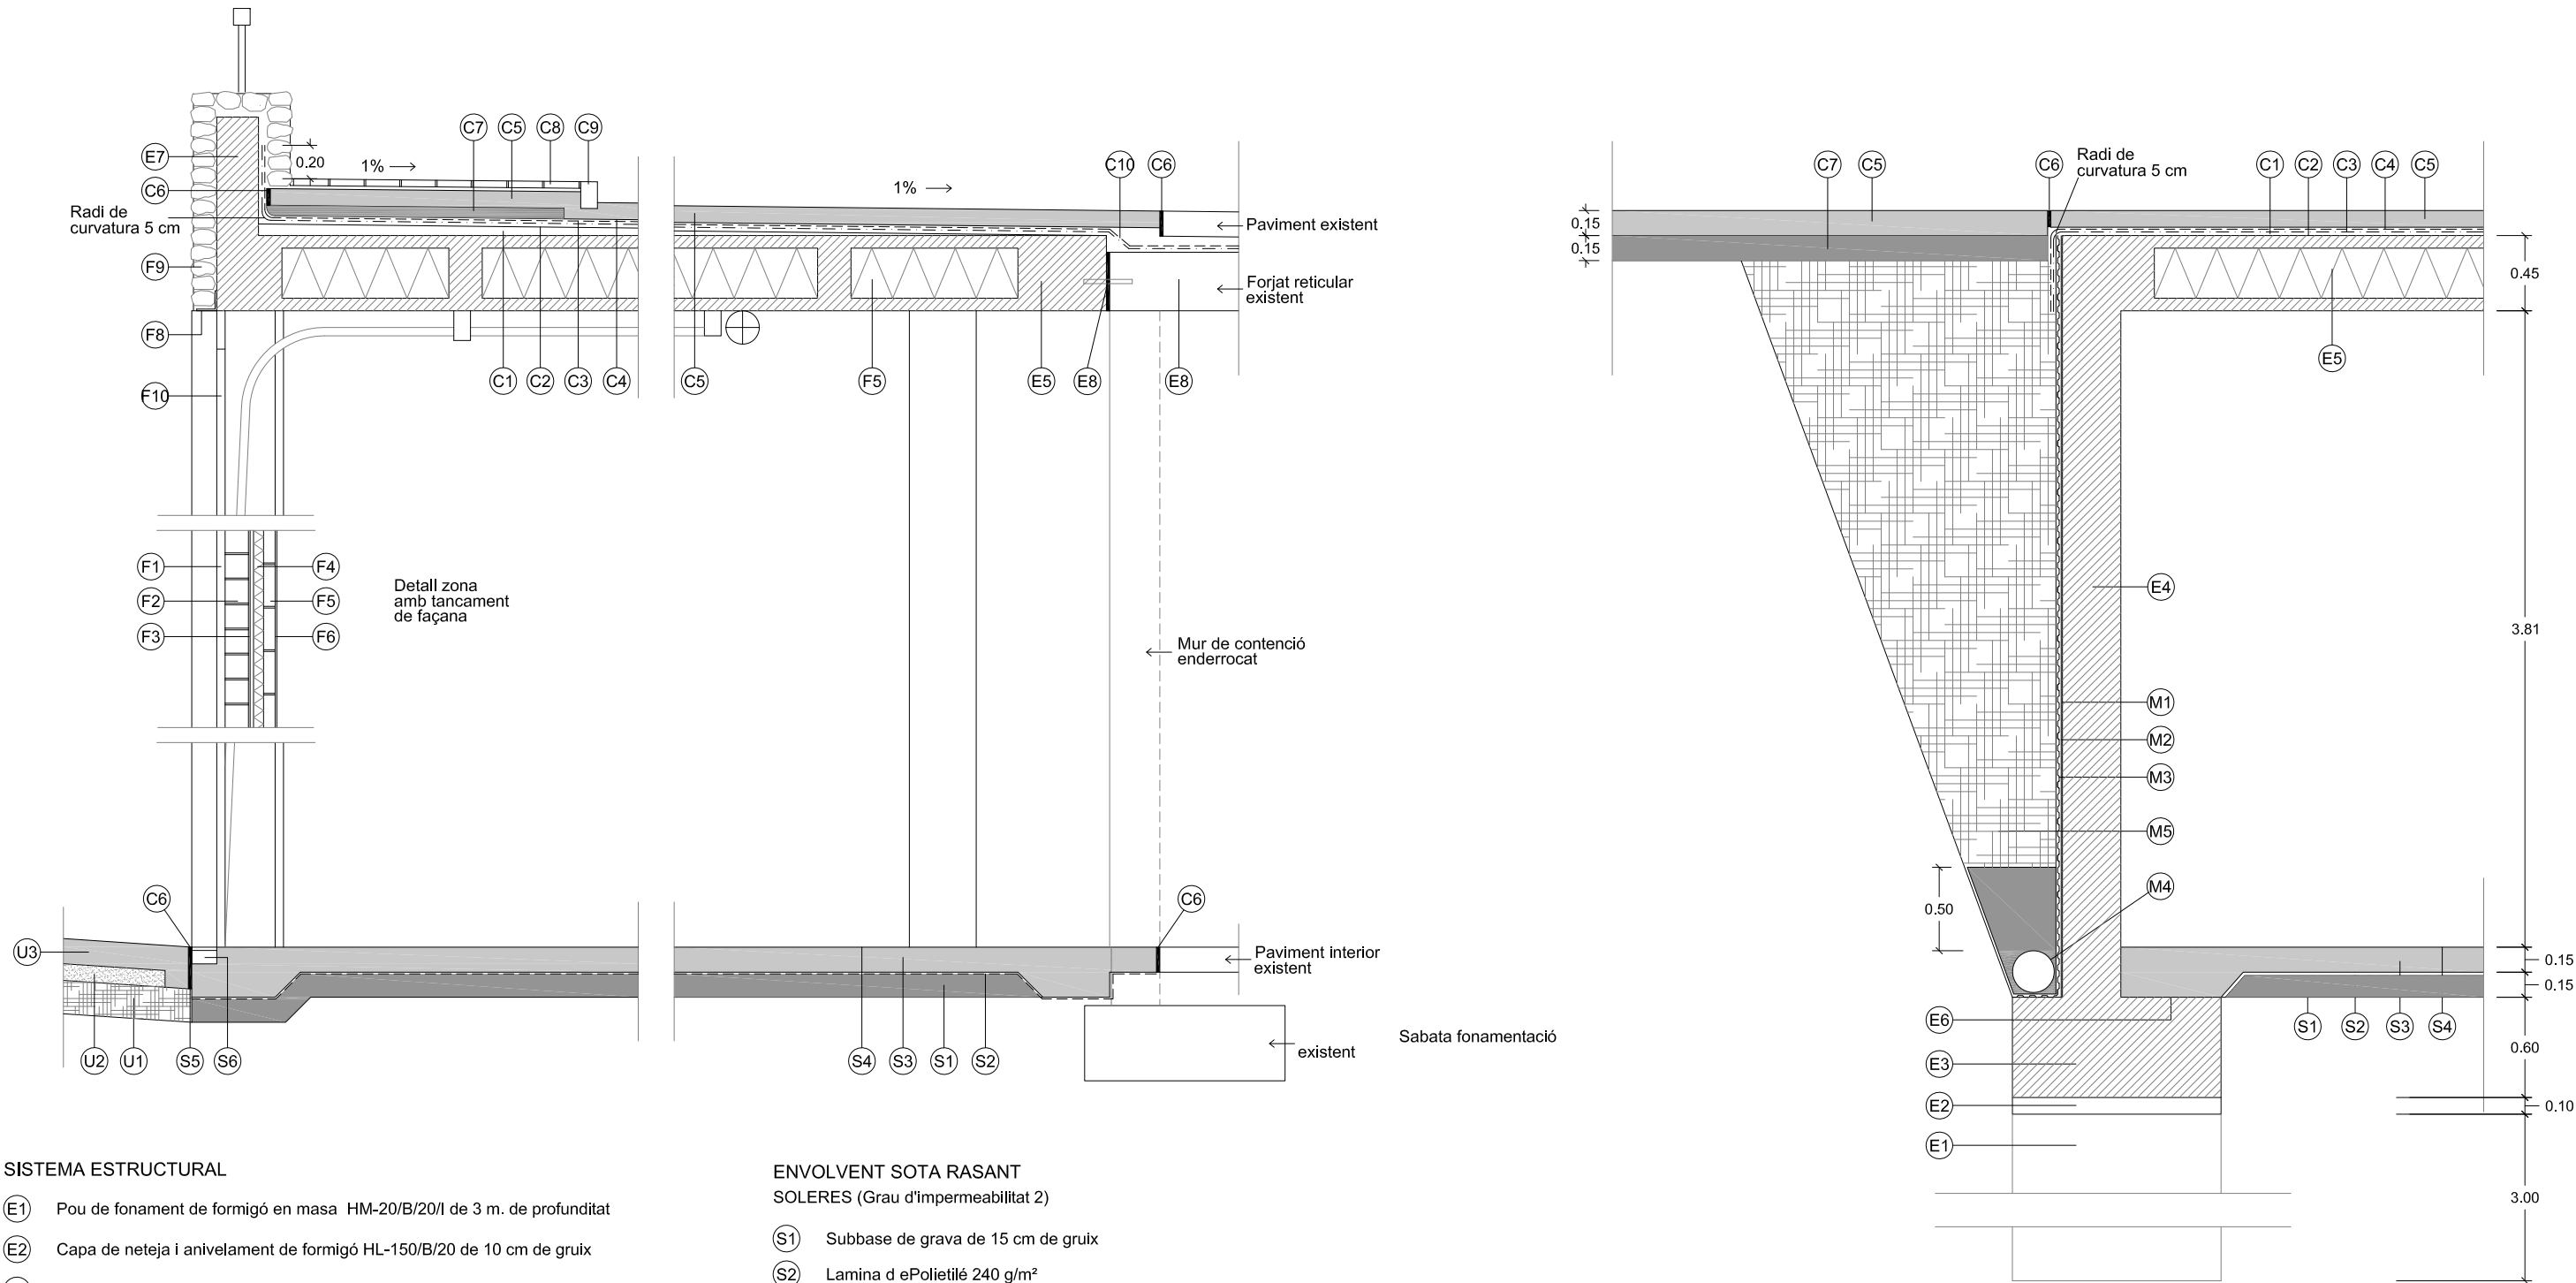

SISTEMA ESTRUCTURAL

- (E1) Pou de fonament de formigó en masa HM-20/B/20/I de 3 m. de profunditat
- (E2) Capa de neteja i anivellament de formigó HL-150/B/20 de 10 cm de gruix
- (E3) Sabata continua de formigó armat HA-25/B/20/IIa
- (E4) Mur de contenció de formigó armat HA-25/B/20/IIa de 35 cm de gruix
- (E5) Sostre nervat reticular de 45 cm de gruix amb casetons d'EPS
- (E6) Pont d'unió entre solera i fonament amb adhesiu de resines epoxi
- (E7) Jassera de cantell de formigó armat HA-25/B/20/IIa
- (E8) Recolzament de sostre existent al nou sostre amb passadors lliscants d'acer inoxidable tipus TITAN i-25-0' de PLAKABETON amb junta de dilatació de planxa EPS 20mm

URBANITZACIÓ

- (U1) Subbase de TOT-U artificial amb estesa i piconatge al 95% del PM
- (U2) Base de TOT-U artificial amb estesa i piconatge al 98% del PM
- (U3) Paviment de formigó HA-30/B/20IIa +F acabat remolinat mecànic

ENVOLVENT SOTA RASANT
SOLERES (Grau d'impermeabilitat 2)

- (S1) Subbase de grava de 15 cm de gruix
- (S2) Lamina d'ePolietilè 240 g/m²
- (S3) Solera de formigó armat HA-25/B/20/IIa de 15 cm de gruix, de retracció moderada, acabat remolinat mecànic
- (S4) Acabat de paviment de formigó amb impregnació hidròfuga d'efecte colmatador de porus
- (S5) Junta dilatació perimetral amb planxa EPS de 10 mm de gruix
- (S6) Canal lineal de formigó polímer, de 15 cm d'amplada amb reixa d'acer galvanitzat

ENVOLVENT SOTA RASANT
MURS (Grau d'impermeabilitat 1)


- (M1) impermeabilització de la cara exterior del mur amb emulsió bituminosa
- (M2) Lamina separadora Geotextil 400/500 gr/m²
- (M3) Lamina de drenatge nodular de polietilè d'alta densitat amb un geotextil, fixada mecànicament
- (M4) Drenatge amb tub ranurat de PVC D 250 mm reblert amb material filtrant fins 50 cm per sobre del dren
- (M5) Reblert de trasdós de mur amb terres procedents de la propia excavació, en tongades de 25 cm amb compactació del 95% del PM

ENVOLVENT SOBRE RASANT
COBERTA


- (C1) Formigó de pendents amb formigó de 150 kg /m³
- (C2) Barrera de vapor amb imprimació asfàltica tipus CURIDAN de DANOSA
- (C3) Membrana impermeable de betum asfàltic LBM-(SBS)-40-FP amb armadura de feltre de polièster tipus ESTERDAN de DANOSA
- (C4) Membrana impermeable de betum asfàltic LBM (SBC)-50-G tipus POLYDAN de DANOSA
- (C5) Llosa de formigó armat Ha-30/B/20/IIa+F o capa de rodadura de paviment asfàltic
- (C6) Junt de dilatació EPS 2 cm.
- (C7) Subbase de grava
- (C8) Paviment amb pedra de pissarra en peces irregulars iguals a l'existent
- (C9) Vorada recta de peces de formigó igual a l'existent
- (C10) Solapament i soldat de membranes impermeables noves i existents

ENVOLVENT SOBRE RASANT
FAÇANA (Grau d'impermeabilitat 4)


- (F1) Panell sandwich de dues planxes d'acer i aïllament de poliuretà amb un gruix total de 50 mm, amb el mateix especejament que la porta seccional
- (F2) Paret de maó calat per revestir de 29x14x10 cm
- (F3) Arrebossat esquerdejat
- (F4) Aïllament de Polièstirè extruït XPS de 6 cm de gruix
- (F5) Envà de supermaó de 60x25x7 cm
- (F6) Enguixat pintat al plàstic llis
- (F8) Dintell perfil d'acer L 120.10 fixat amb ancoratge químic D.12 mm
- (F9) Aplacat amb pedra granítica del país, en peces irregulars igual a l'existent
- (F10) Porta seccional electromecànica tipus HORMANN de panell sandwich amb alçada de pas lliure de 350 cm

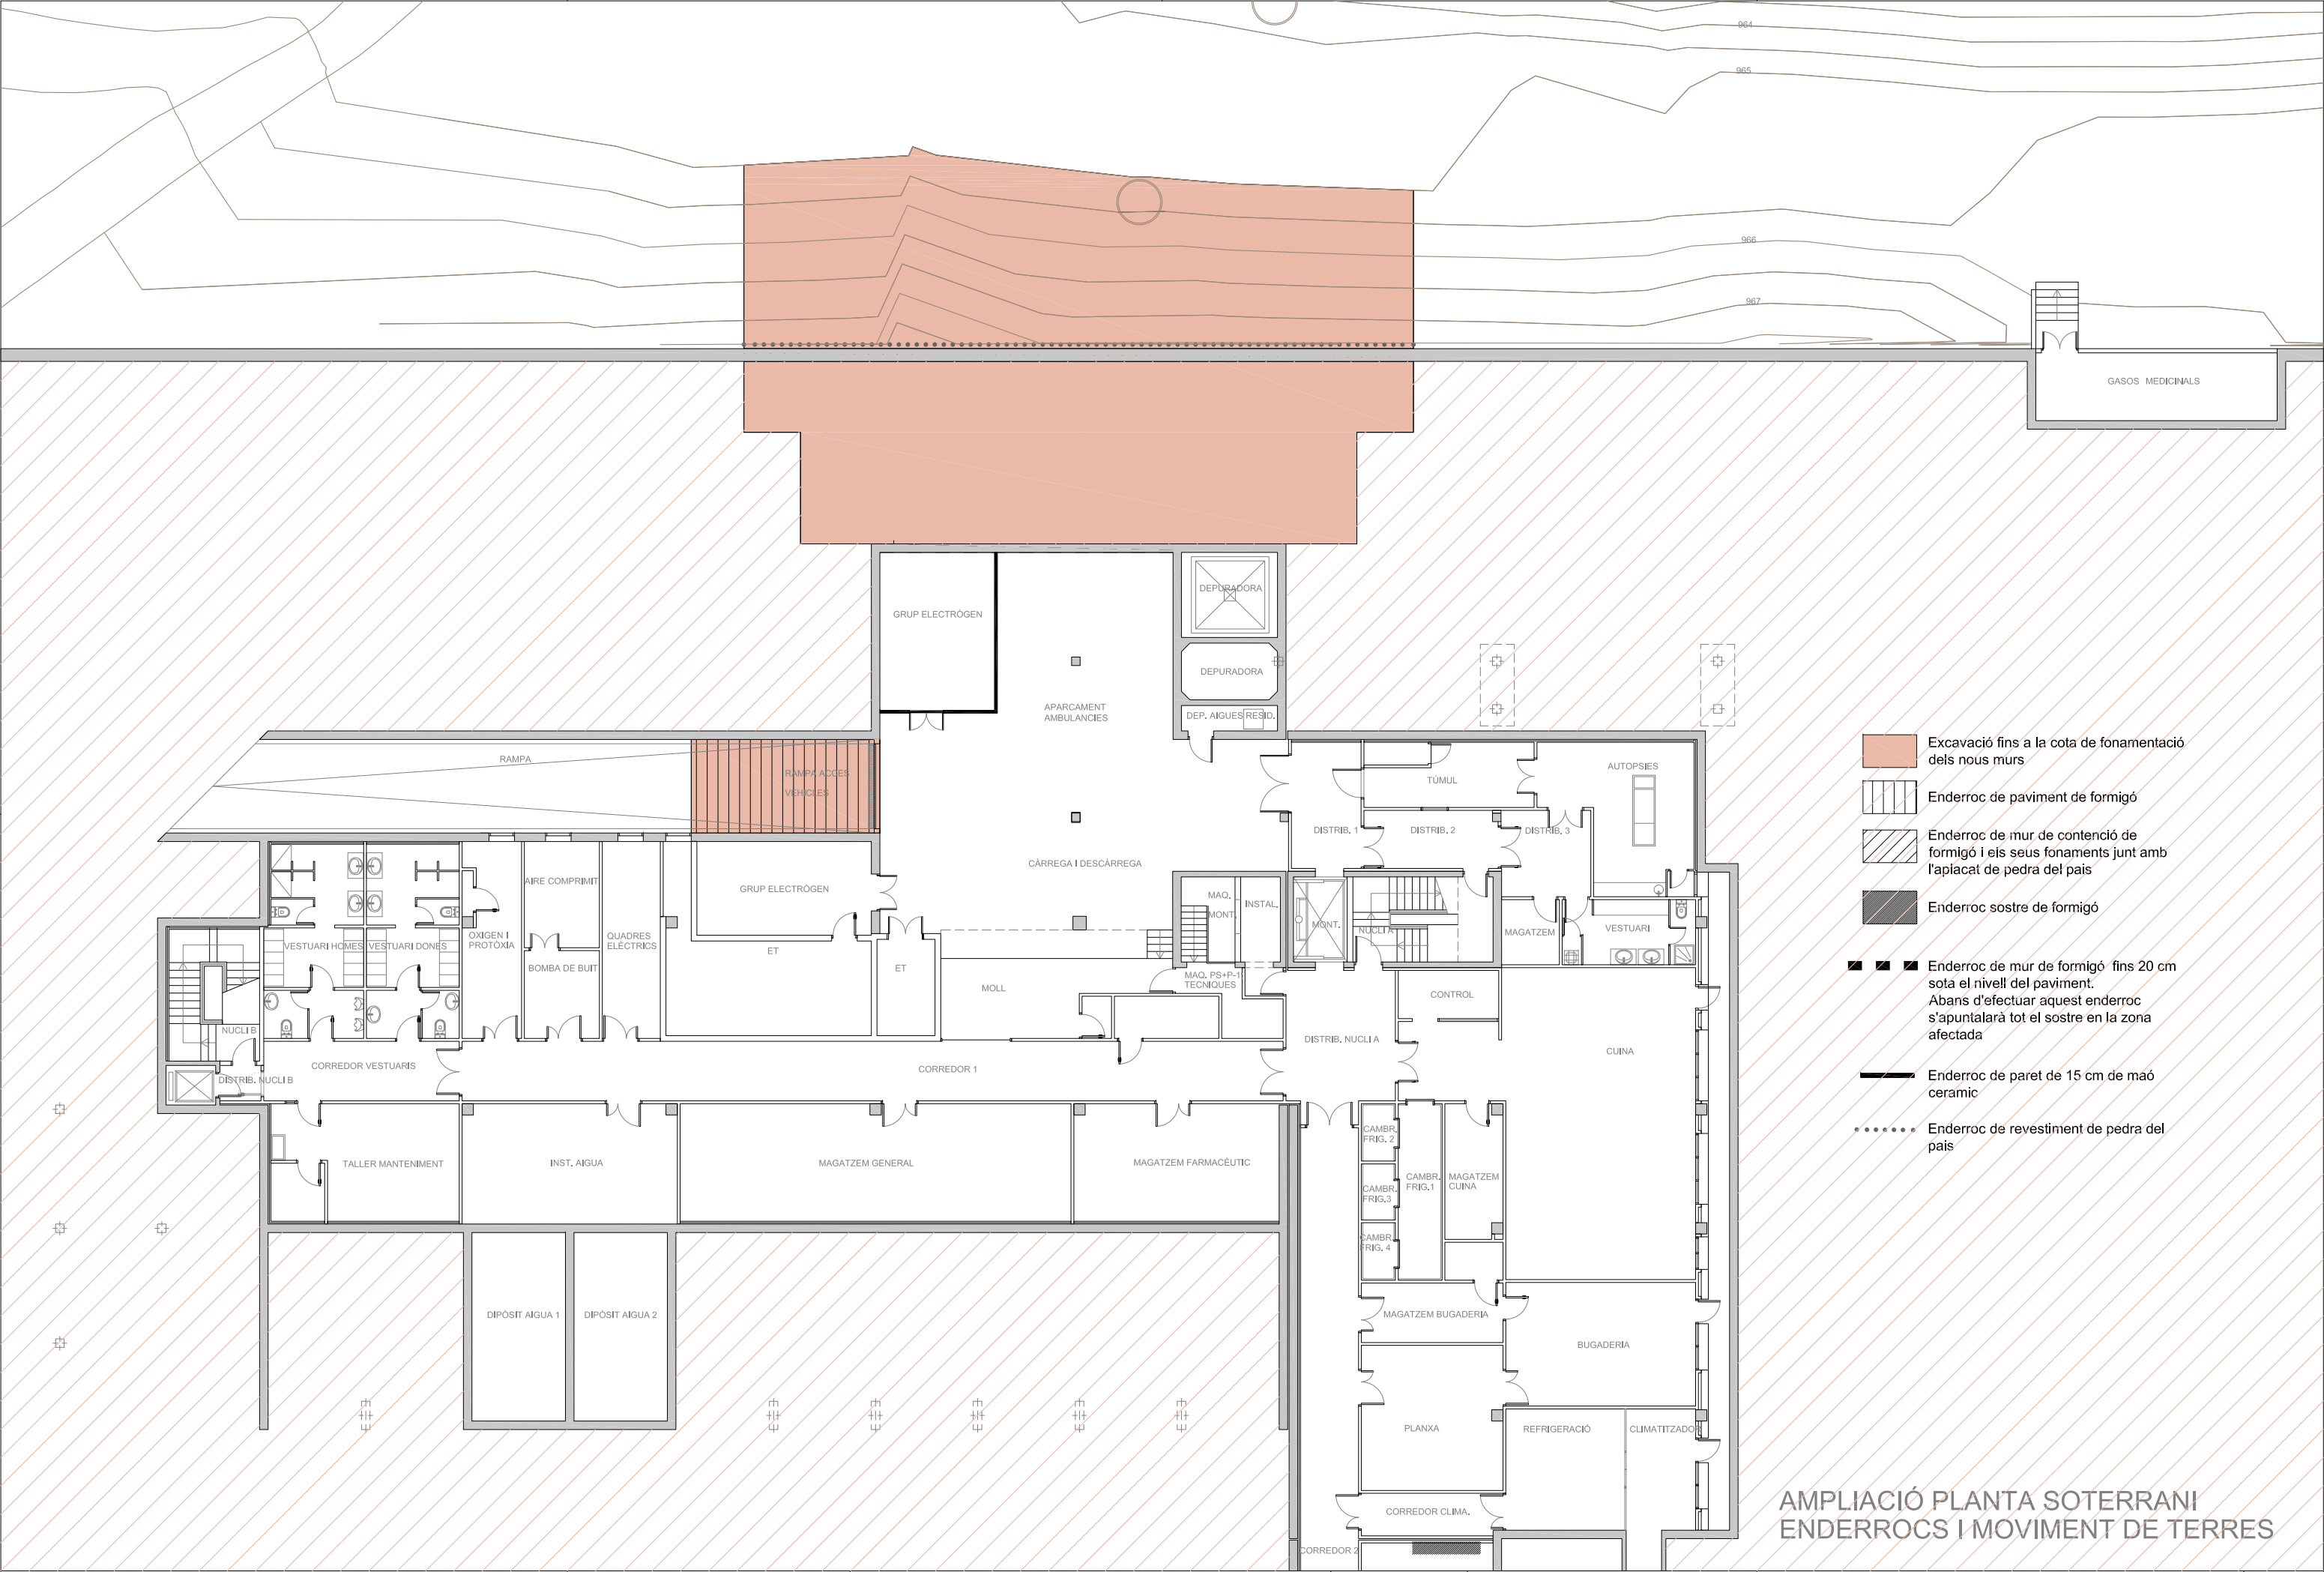


AMPLIACIÓ PLANTA SOTERRANI
ENDERROCS I MOVIMENT DE TERRES

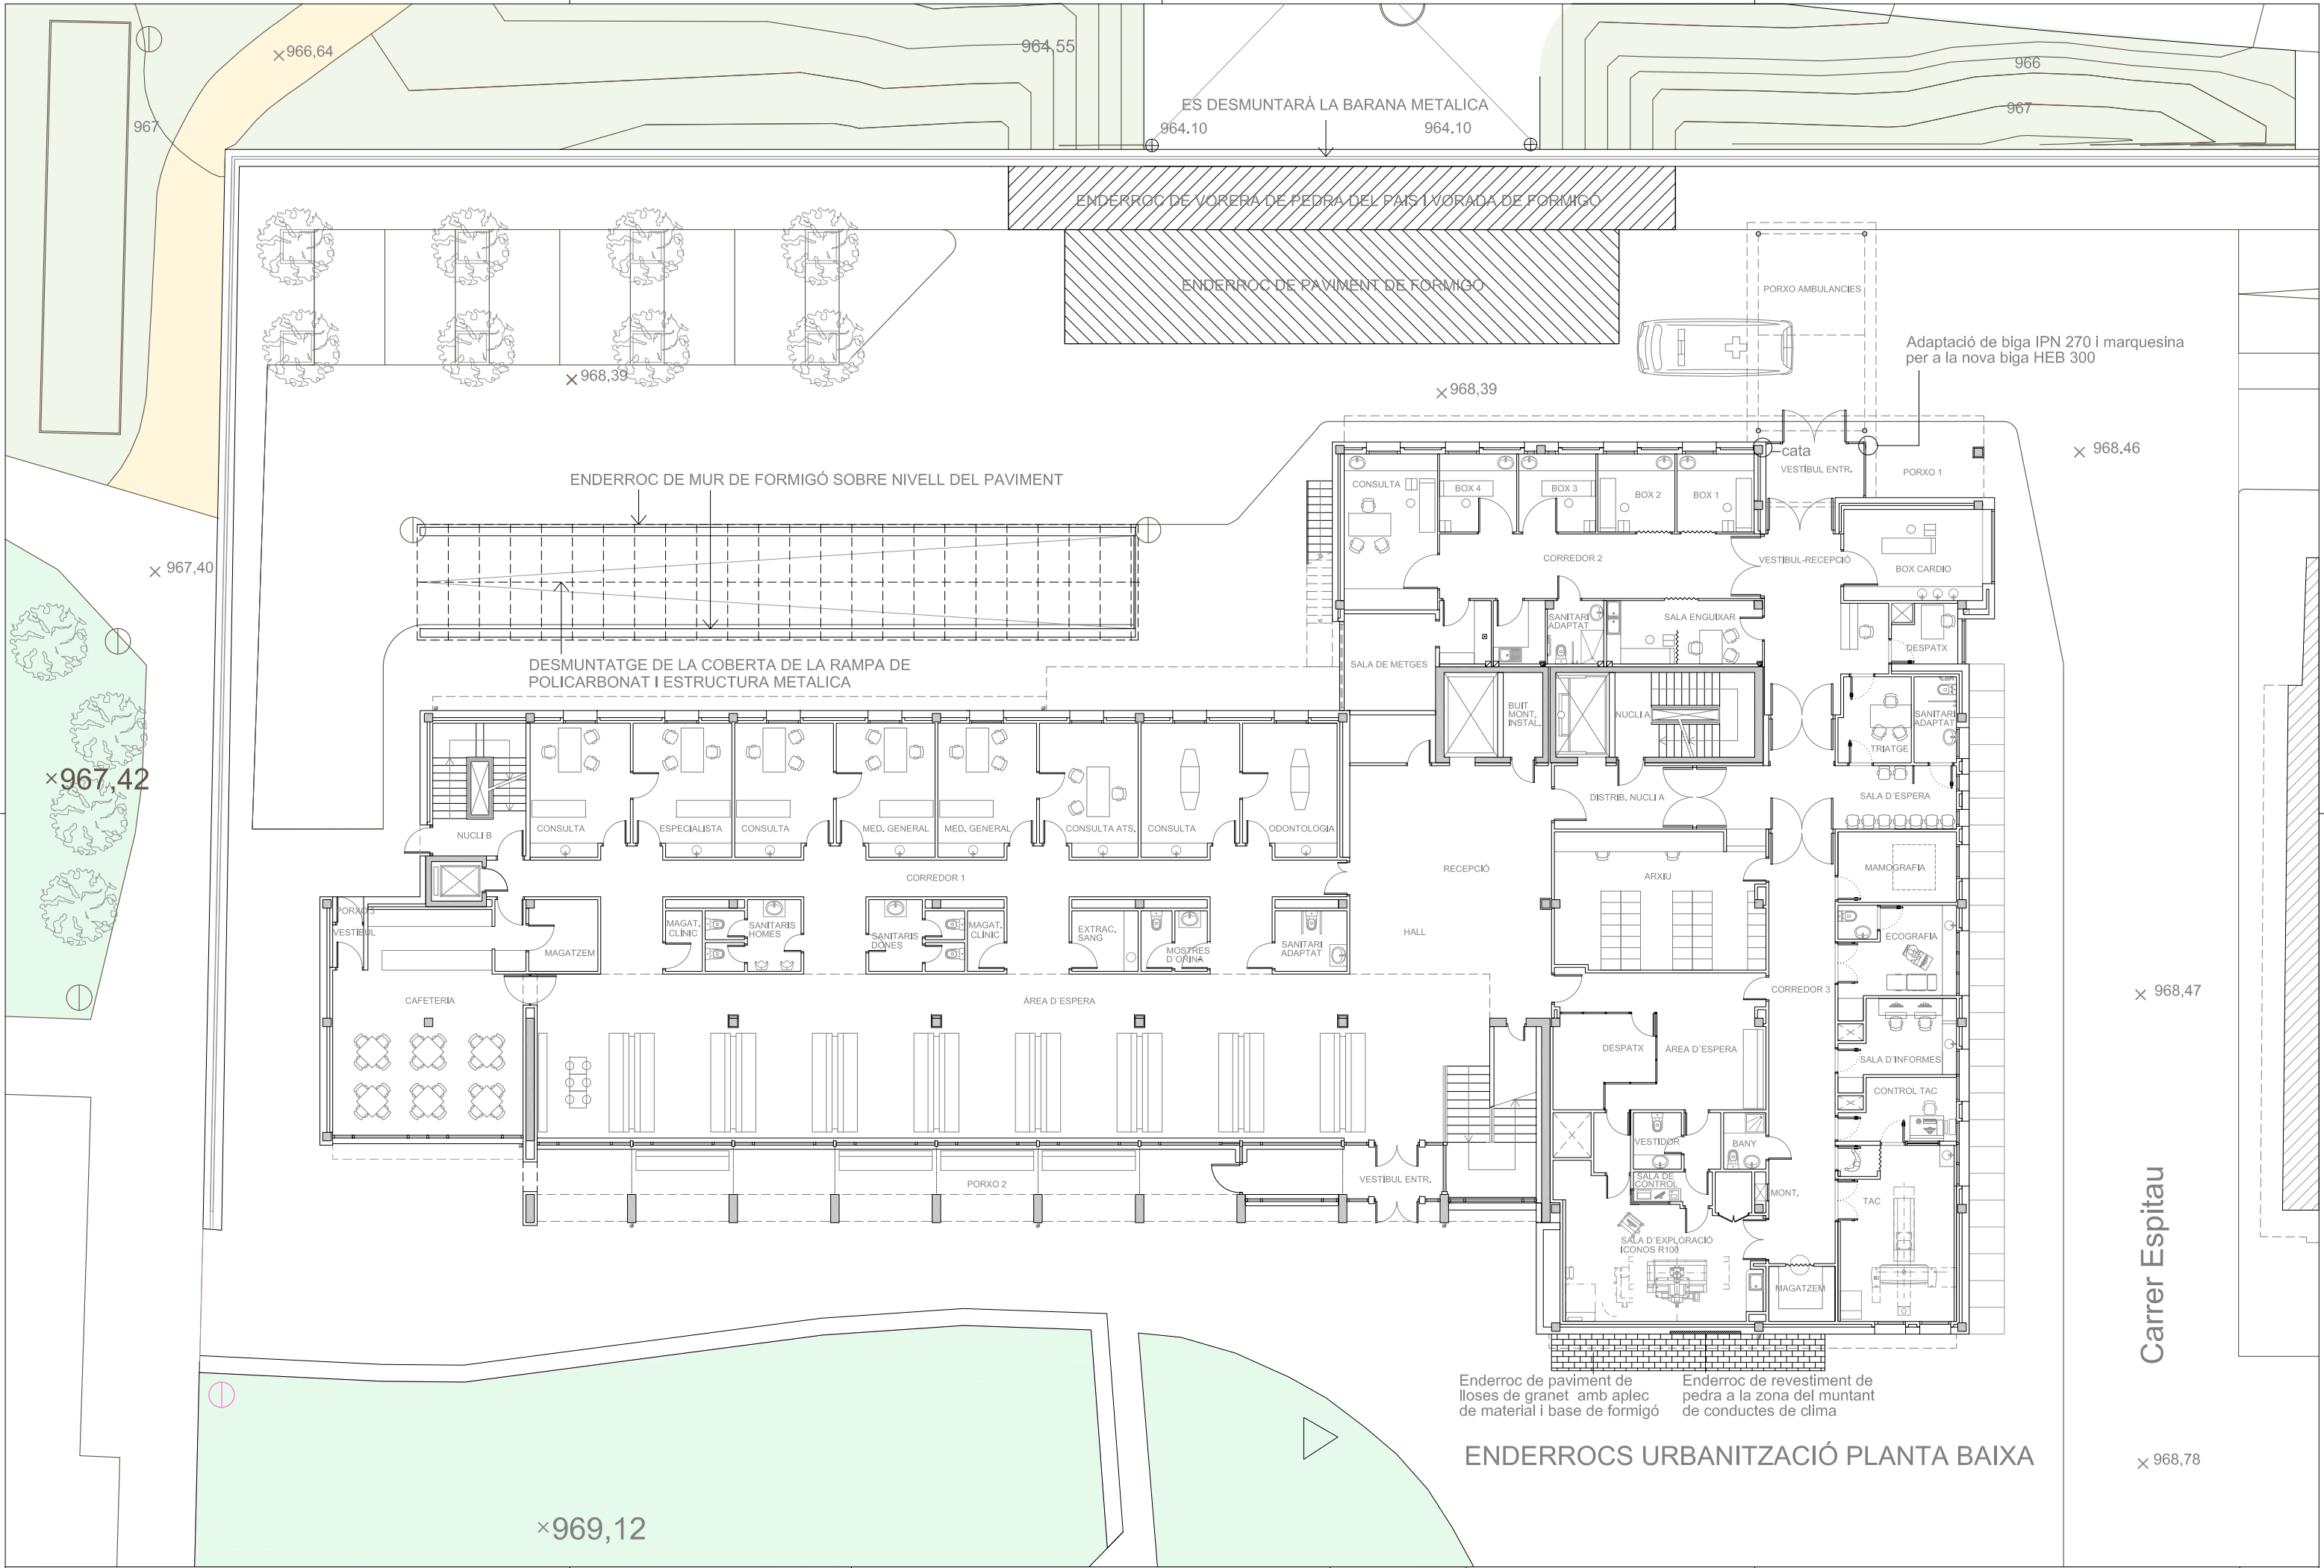




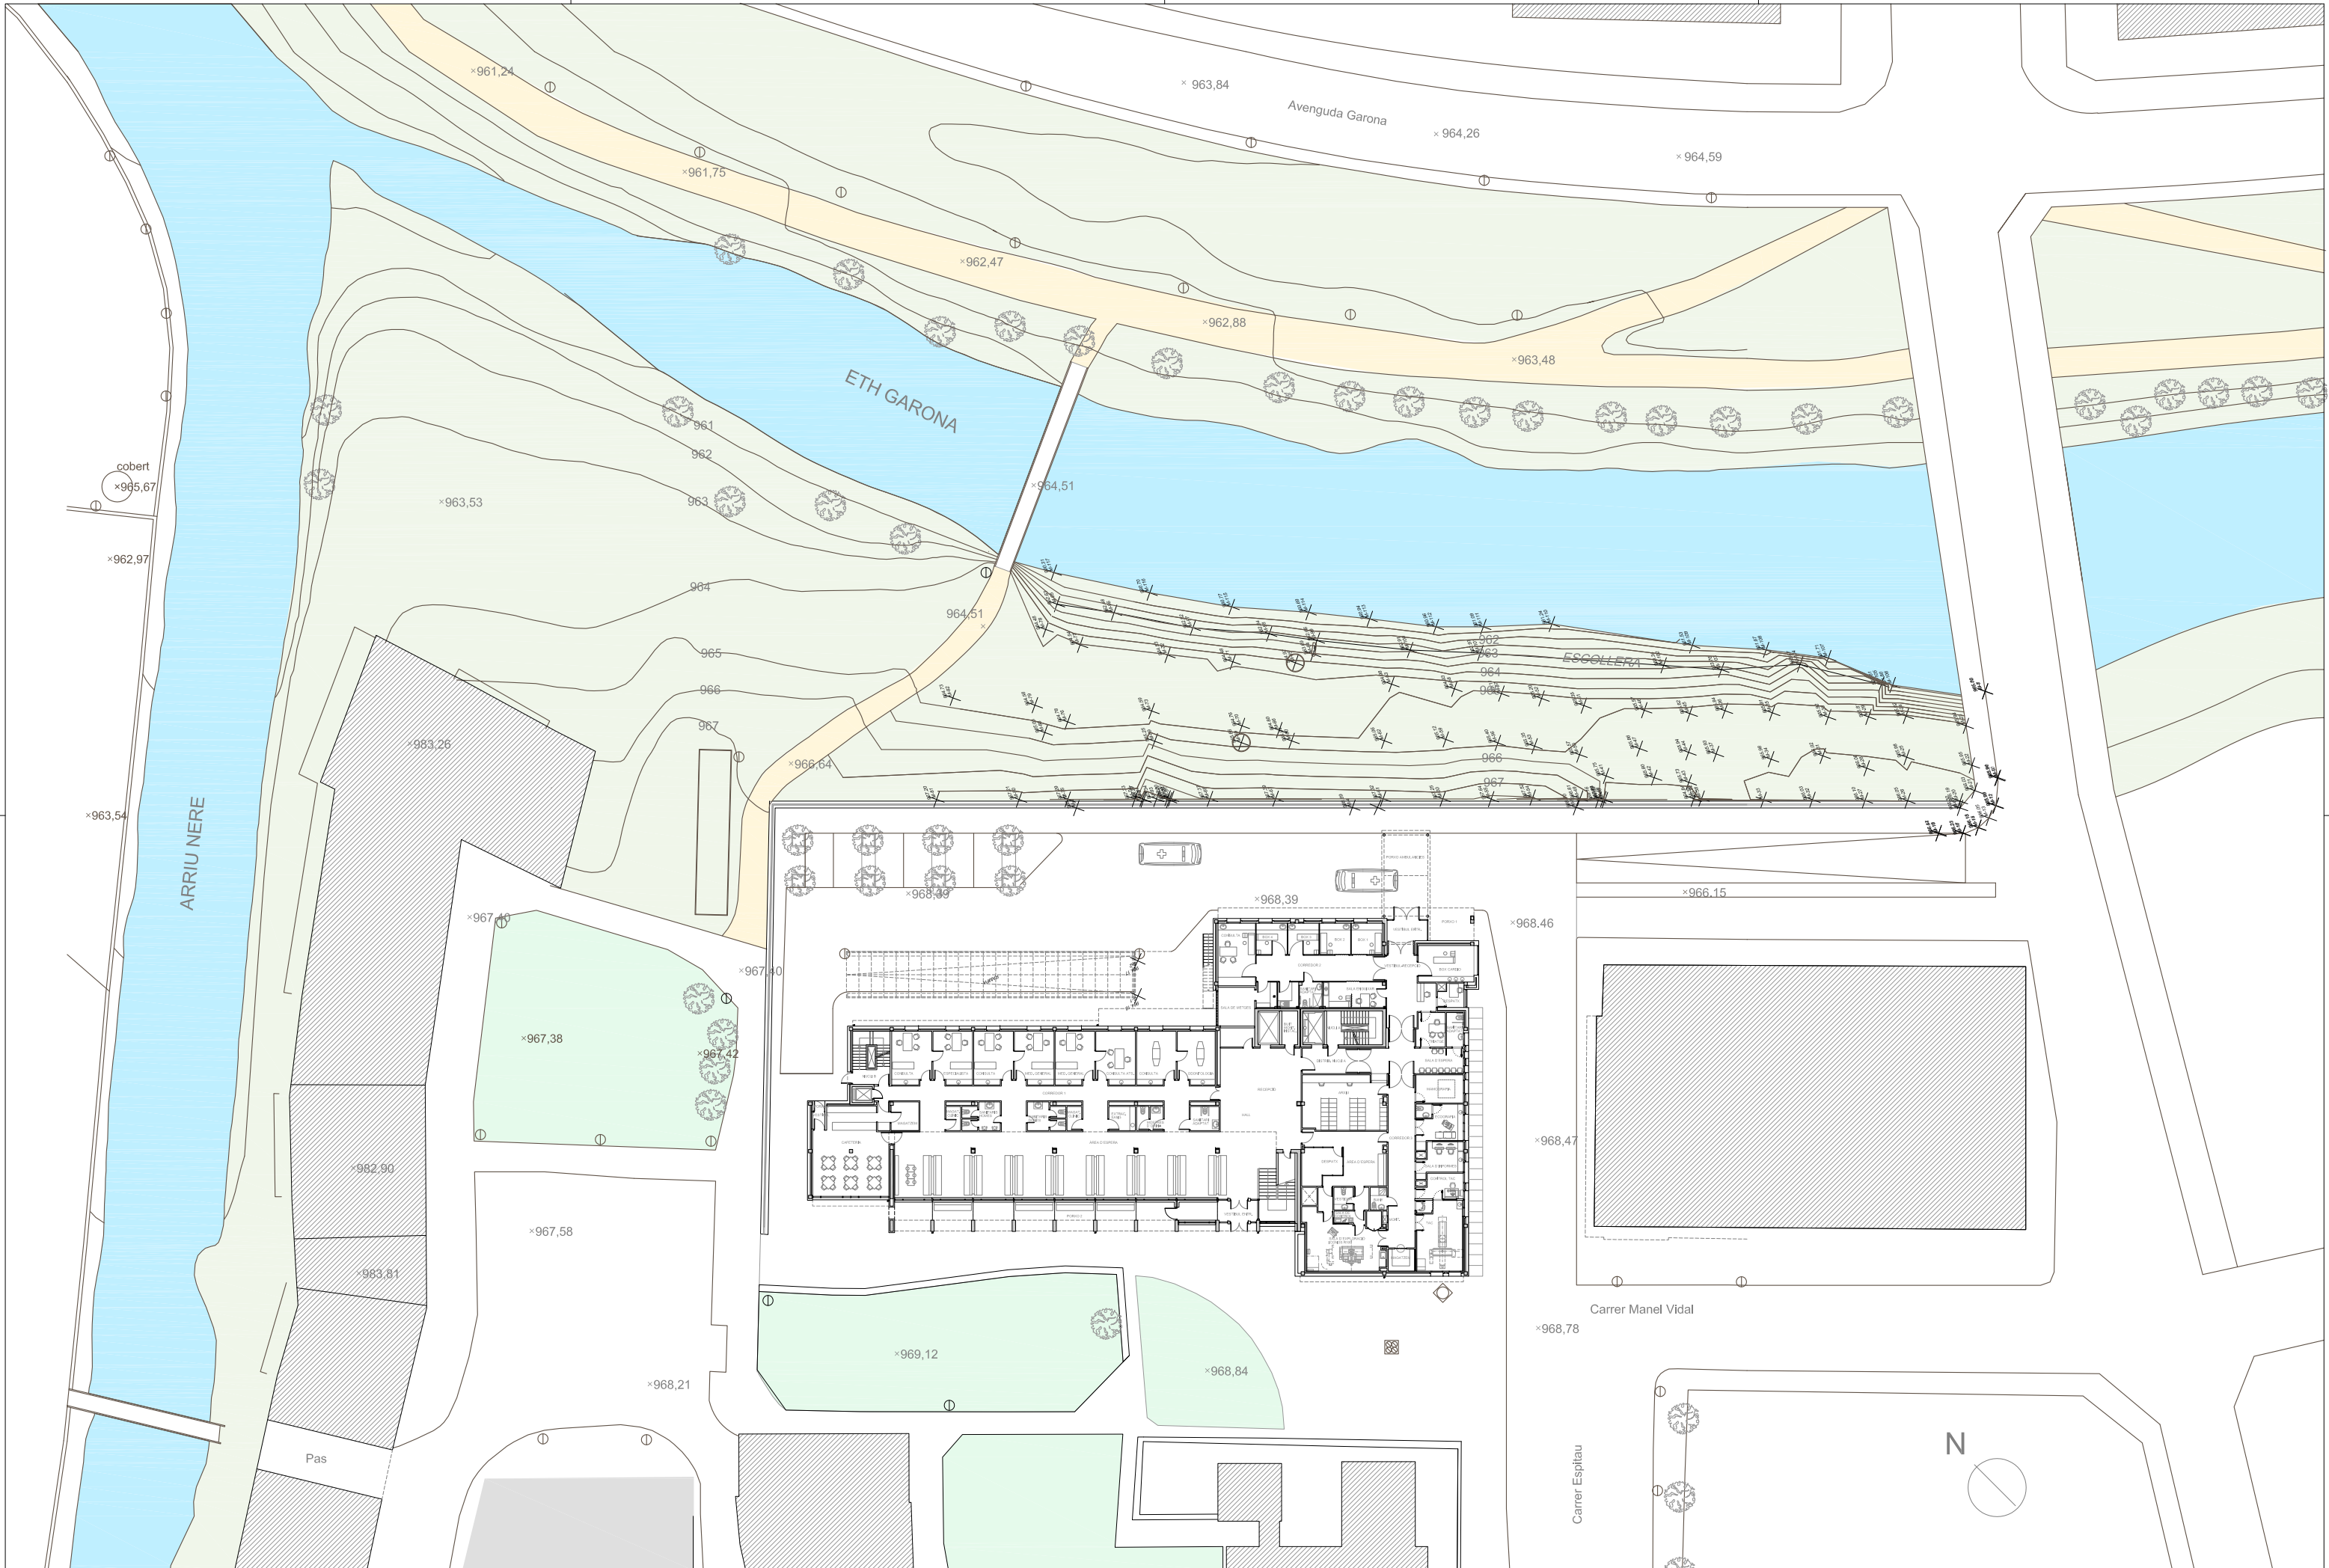

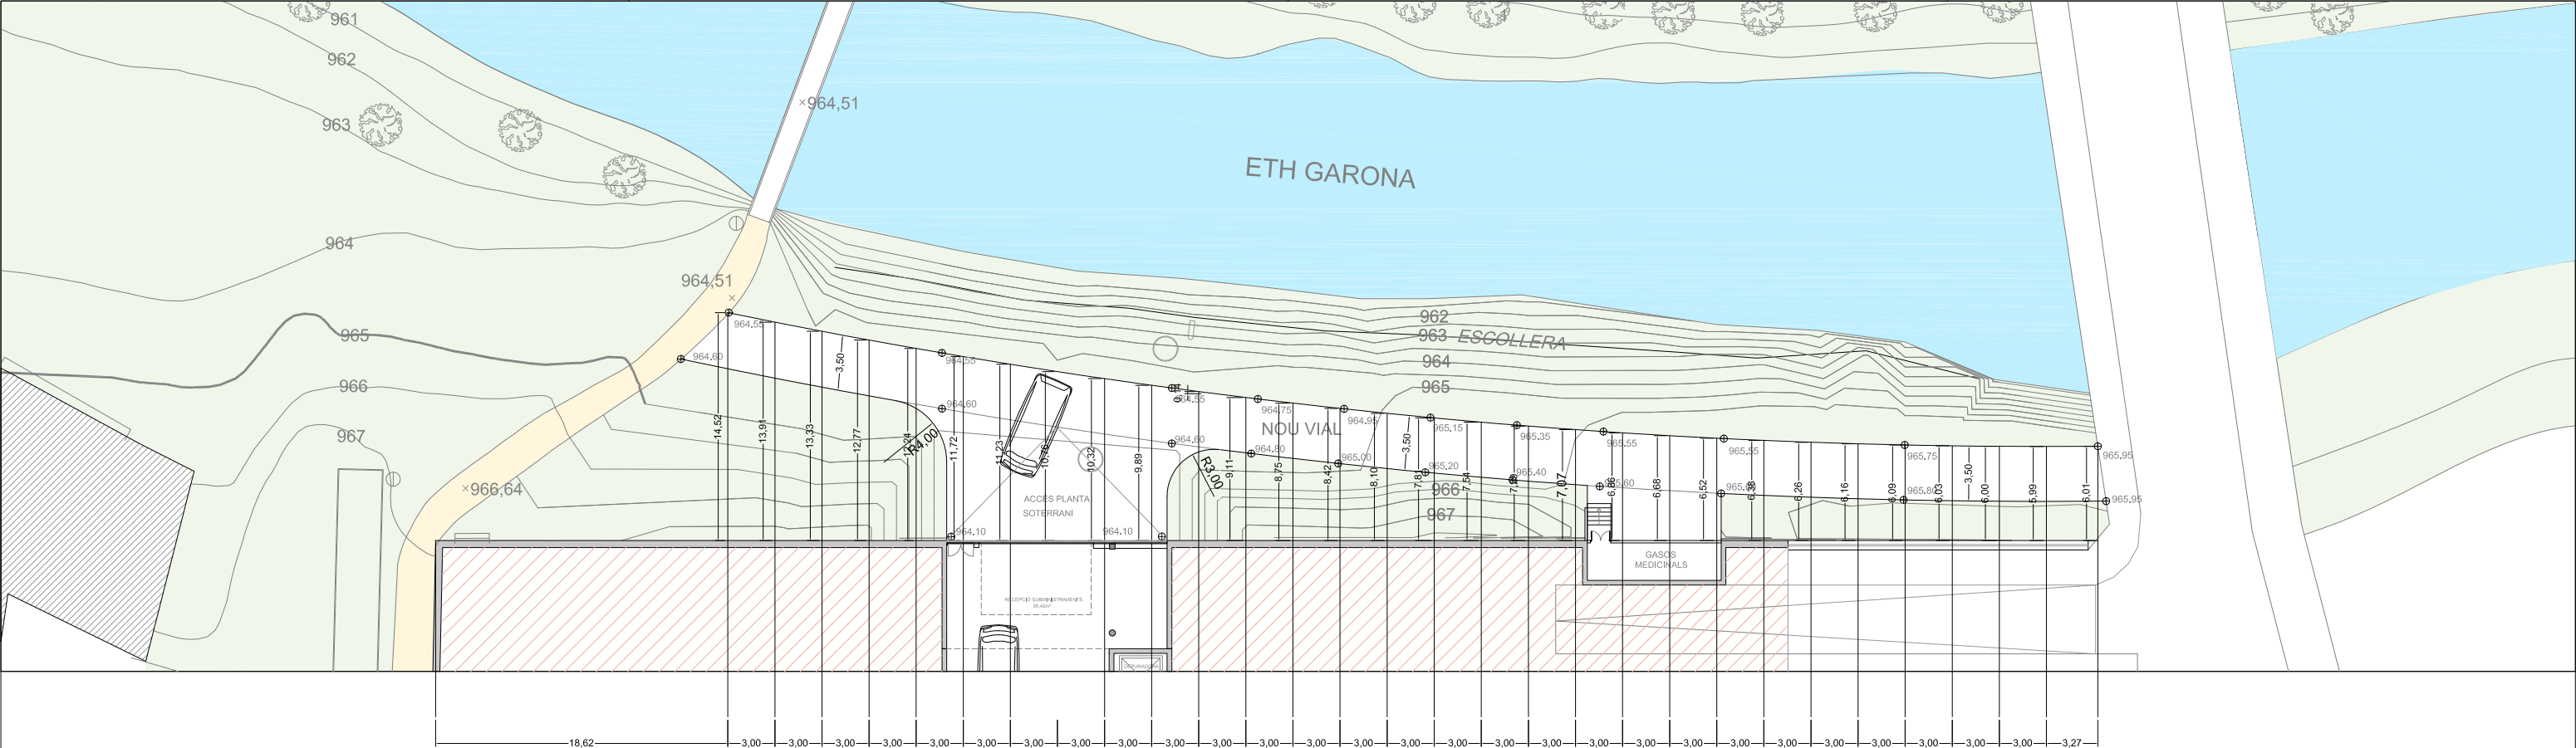

ALINEACIONS I RASANTS

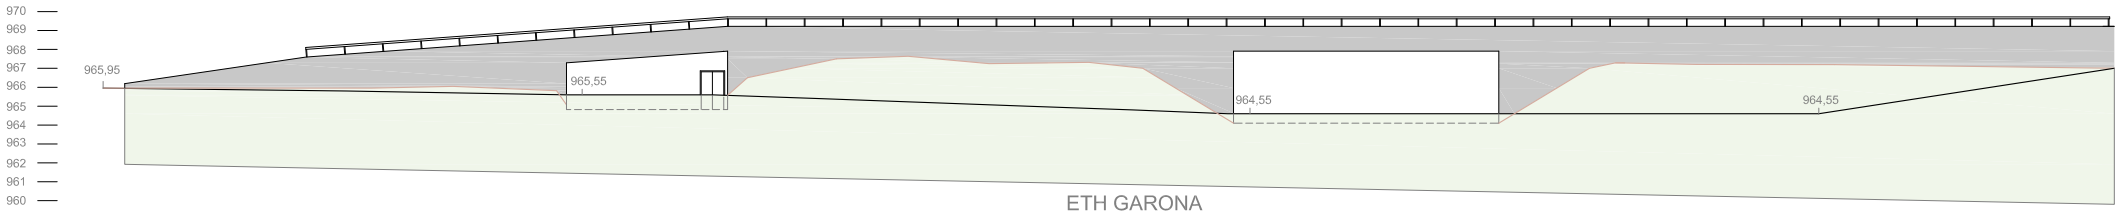

PERFIL LONGITUDINAL


DETALL REMAT D'ACER

ESCALA A1 1/10
ESCALA A3 1/20


RODO LLIS ACER MASSIS D. 25 mm

PLETINA CONTINUA ACER 100X10 mm

CONECTOR REA D. 8 mm EN FORMA D'OMEGA CADA 1 M.


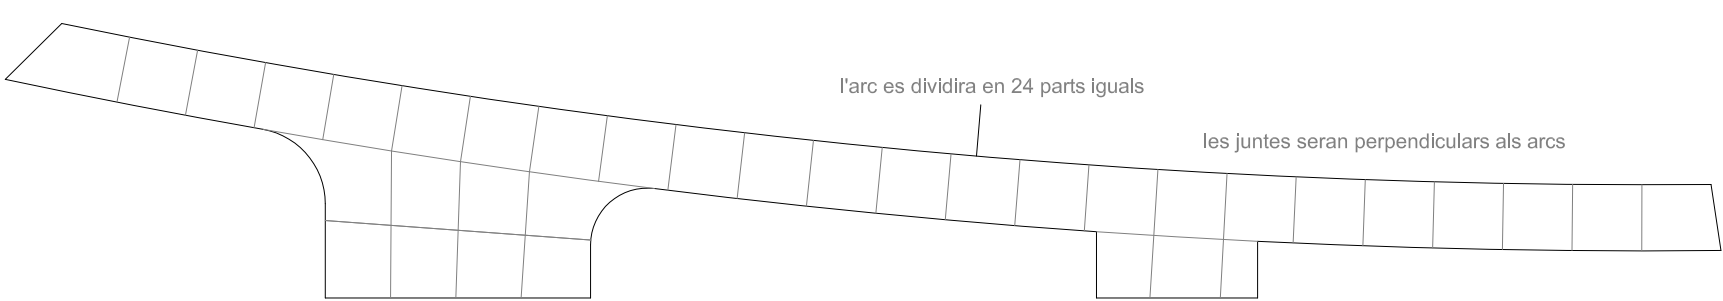




REPLANTEIG DE JUNTES

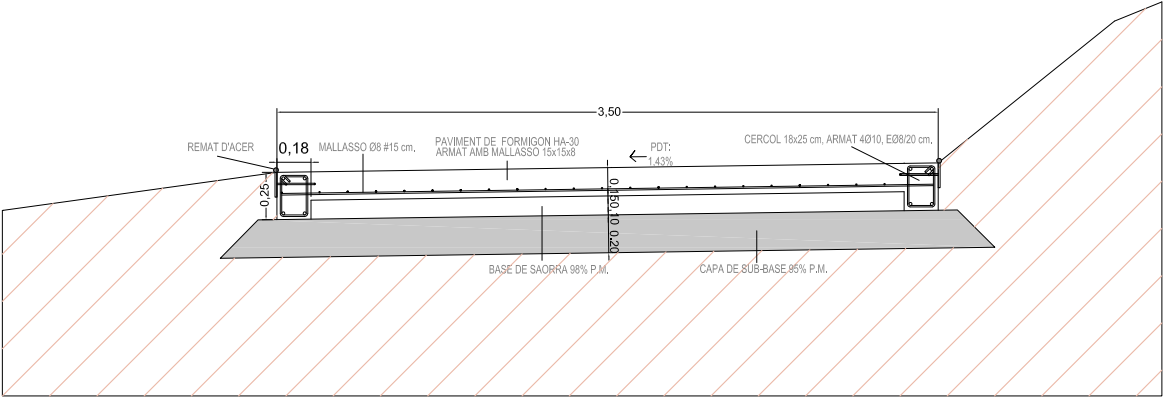

VIAL. SECCIÓ TRANSVERSAL

  ESCALA A1 1/20
ESCALA A3 1/40



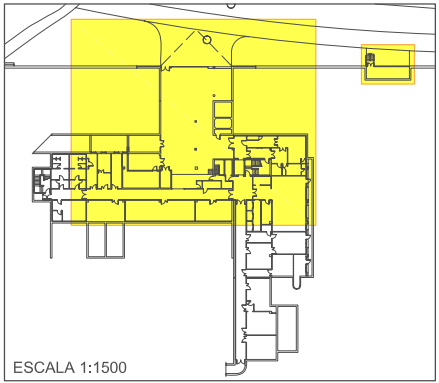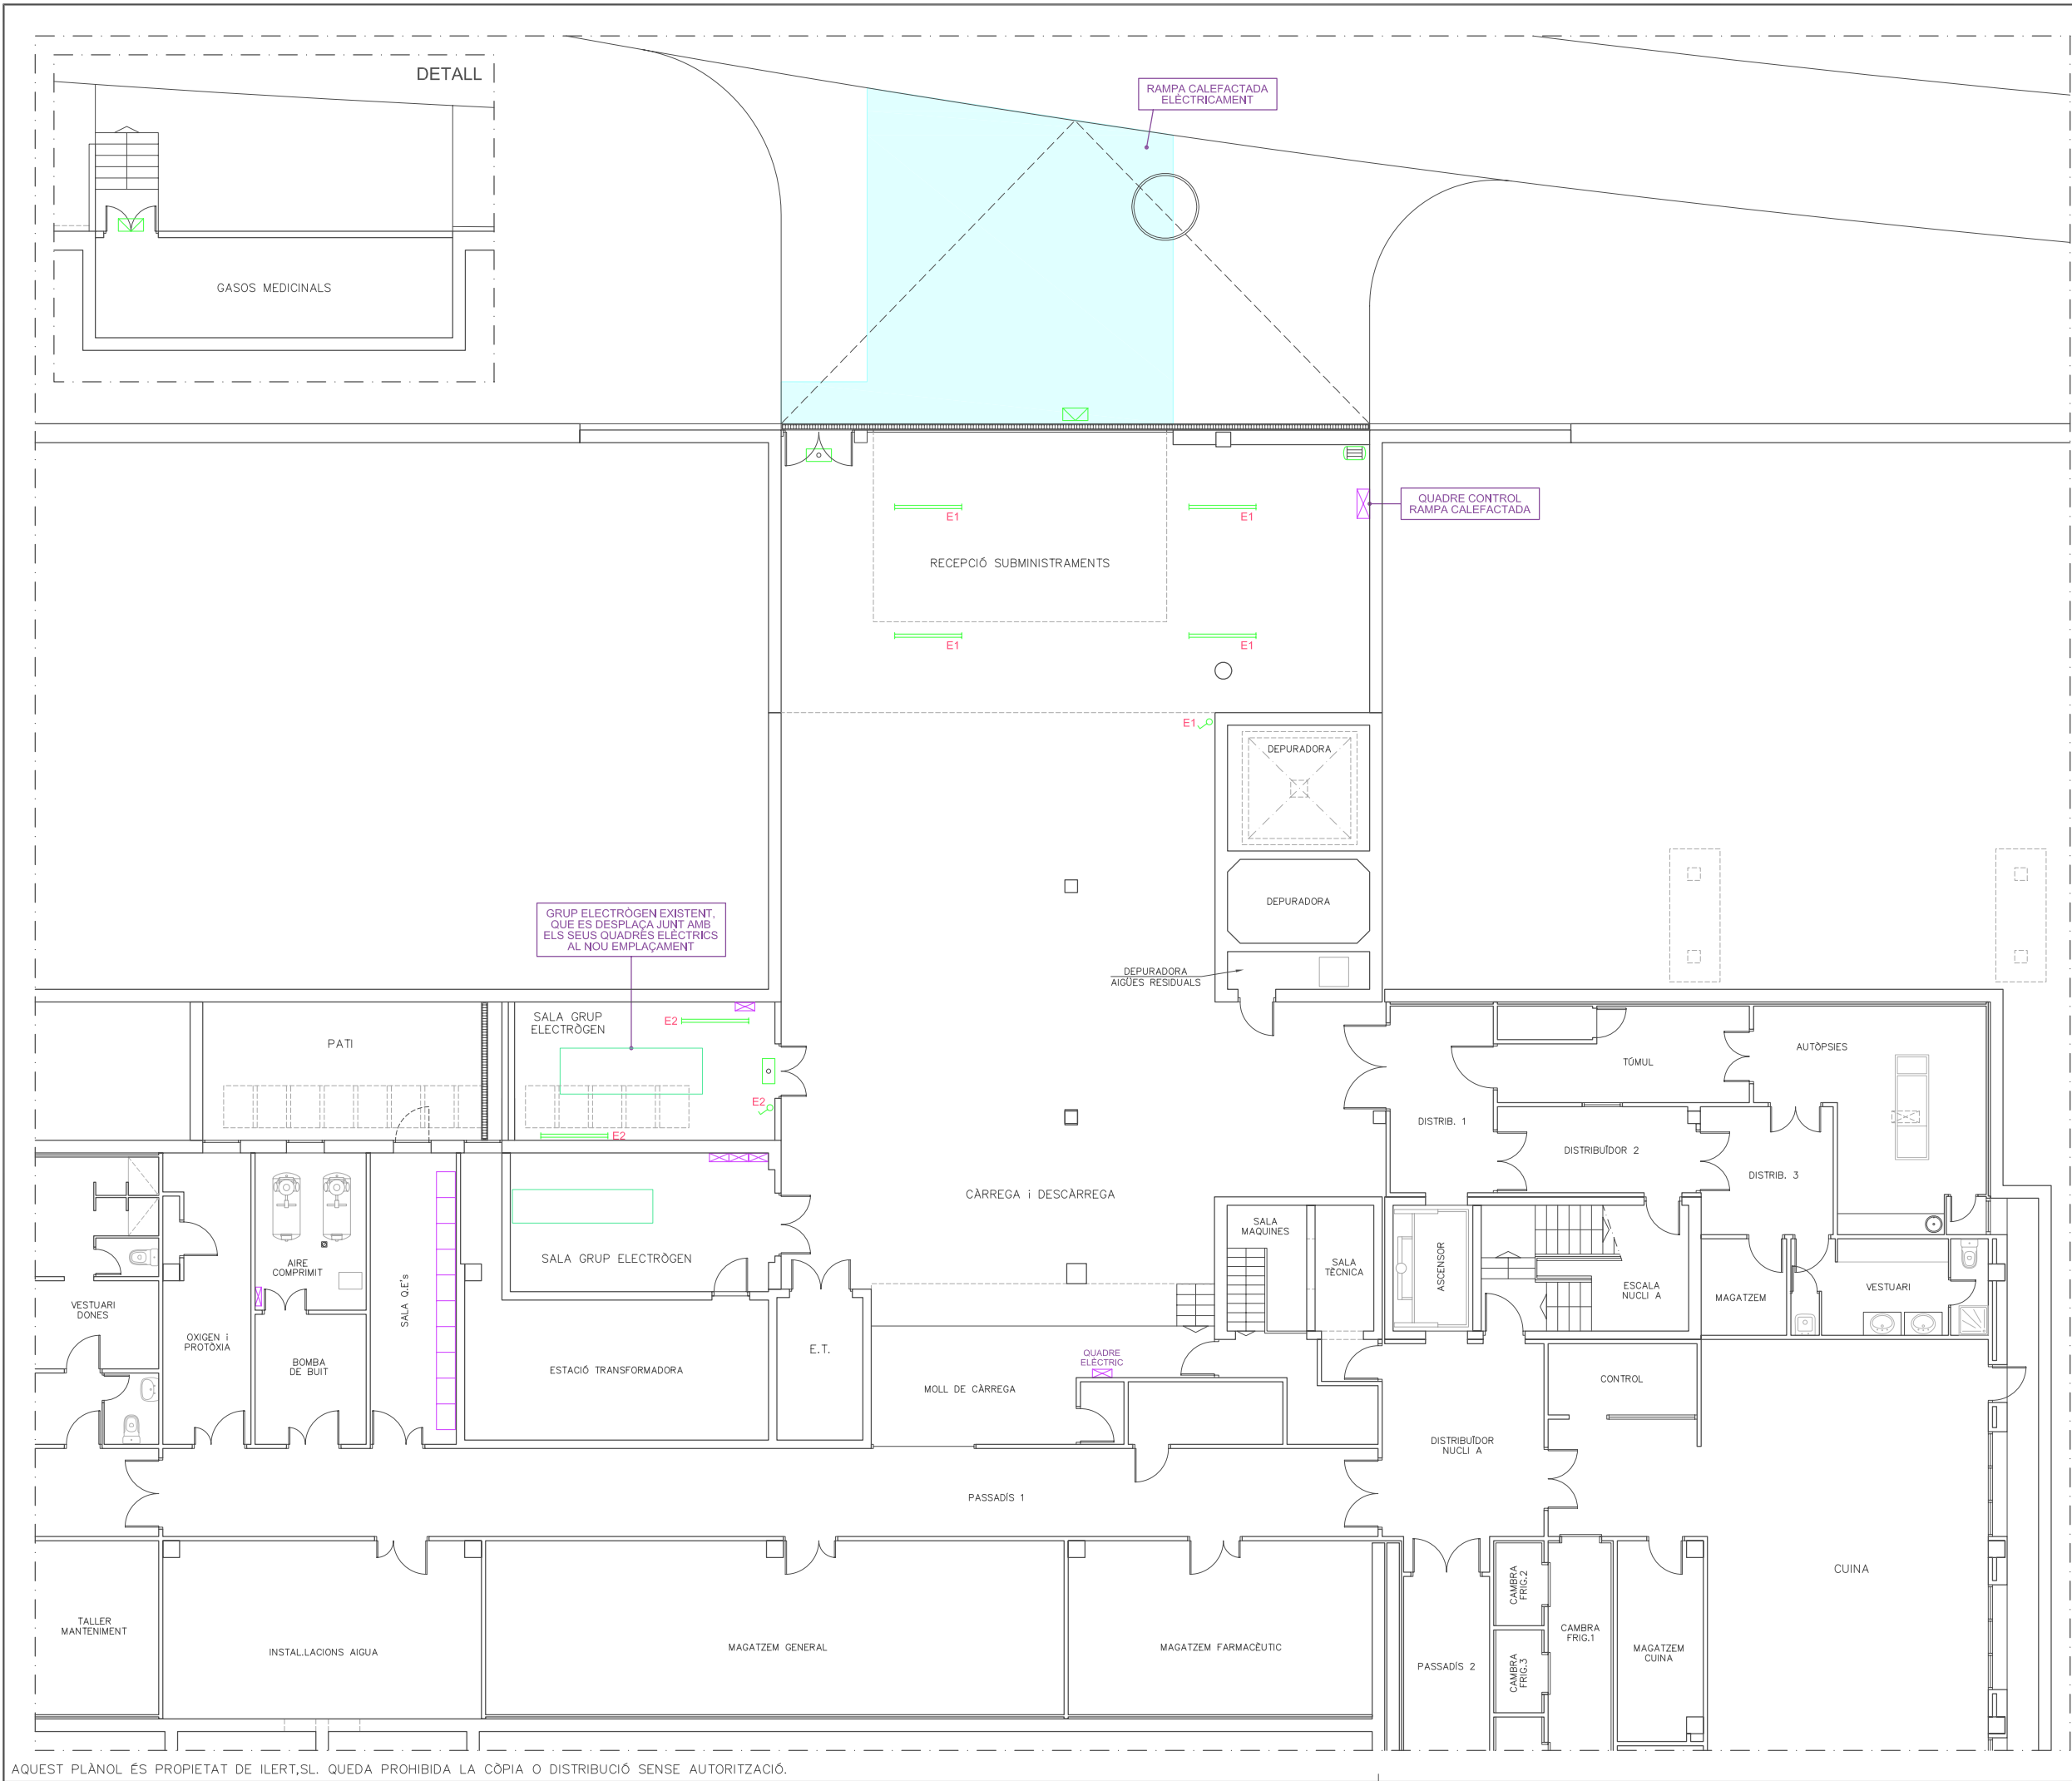

ESCALA 1:1500

LLEGENDA	
	ENLLUMENAT D'EMERGÈNCIA I SENYALITZACIÓ
	PANTALLA FLUORESCENT DE 2x58W
	PROJECTOR HM 250W
	MOTOR PORTA AUTOMÀTICA
	INTERRUPTOR SENZILL
	QUADRE ELÈCTRIC

Conselh Generau d'Aran

SABS SERVICI ARANÈS DE BENÈSTÈR E SALUT

ilert ENGINYERIA

Rbla. Corredor Escofet 89, 1r - 25005 LLEIDA
Tel. 973 26 01 11
ilertaran Tel. 973 64 32 72

TITOL DEL PROJECTE:

PROJECTE EXECUTIU DE LES INSTAL·LACIONS DE LA REFORMA DE L'HOSPITAL DE VIELHA, SITUAT AL CARRER ESPITAU, 5 DE VIELHA (VAL D'ARAN)

PLANTA SOTERRANI IL.LUMINACIÓ	PLÀNOL: 06
--------------------------------------	-------------------

DATA: MAIG 2014

ARXIU: C-560-INS

ESCALA: 1:150



ORIGINALS GRAFIQUES

EL REPRESENTANT:

Sra. M. Àngels Borràs

ENGINYER TÈCNIC INDUSTRIAL PER ILERT, SL:

JORDI DALMAU CLUA, núm. col·legiat 10970-L
Registre Col·legi Professional Enginyers Tècnics Industrials de Lleida
Consulta: http://www.cetill.cat/catala/c_colegiats.html
http://www.cetill.cat/catala/c_empreses.html

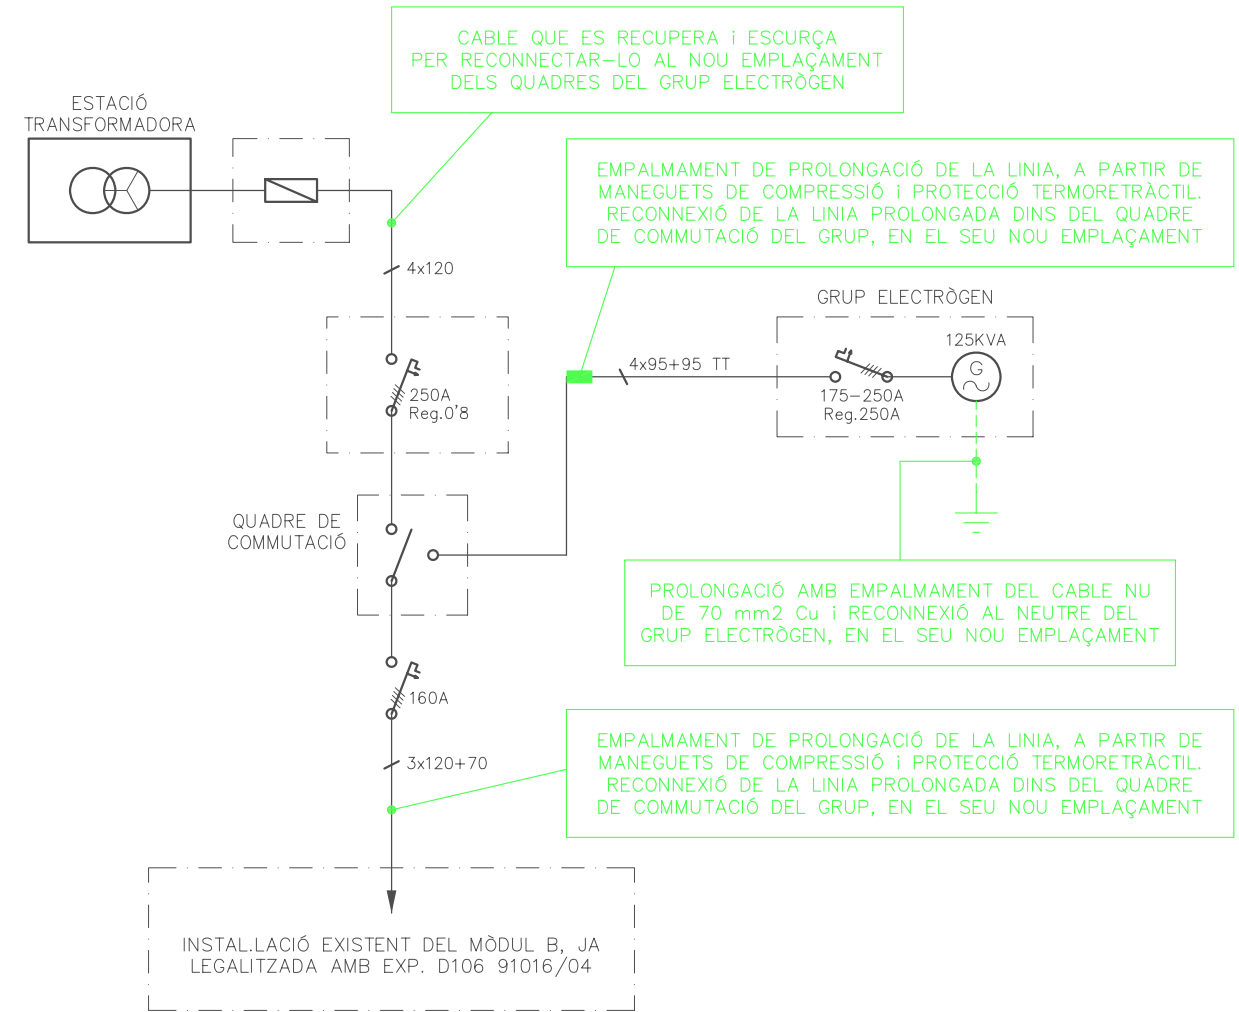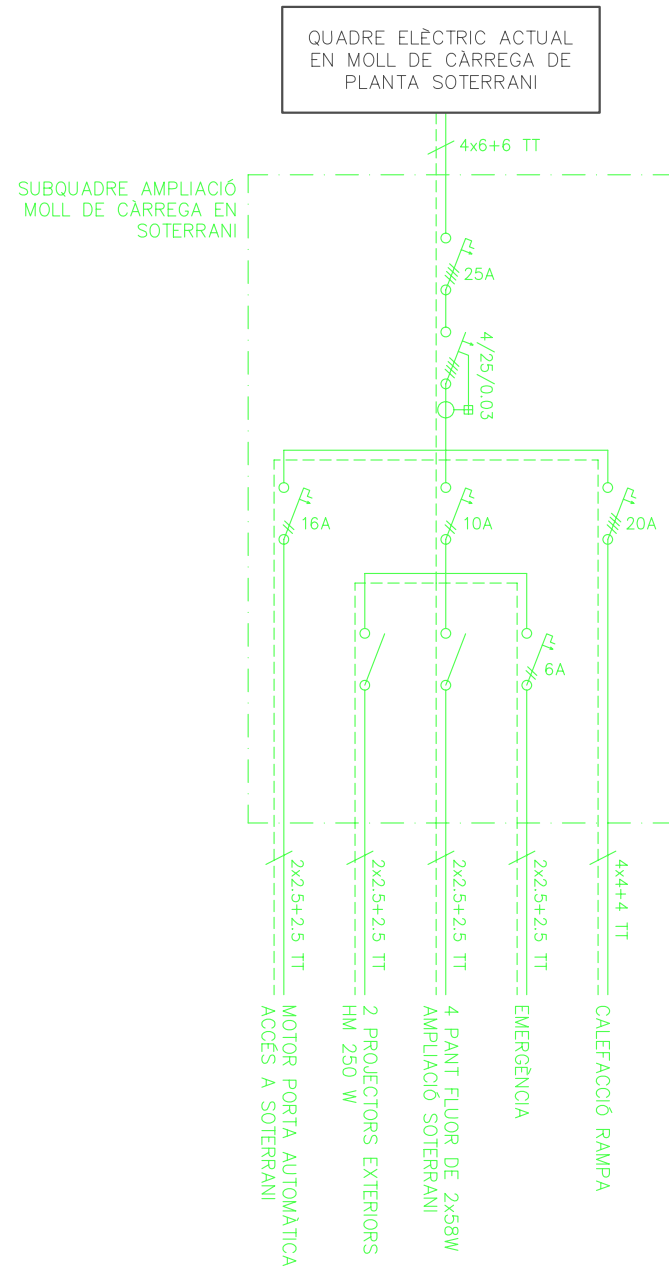

LLEGGENDA

INTERRUPTOR DIFERENCIAL

INTERRUPTOR AUTOMÀTIC
MAGNETOTÈRMIC

INTERRUPTOR DE MANIOBRA
UNIPOLAR

FUSIBLE

— INSTAL·LACIÓ EXISTENT

— NOVA INSTAL·LACIÓ

Conselh Generau d'Aran

SABS

SERVICI ARANÈS
DE BENÈSTER E SALUT

ilert

Rbla. Corredor Escofet
89, 1r - 25005 LLEIDA
Tel. 973 26 01 11

ilertaran
Tel. 973 64 32 72

TITOL DEL PROJEUTE:

PROJECTE EXECUTIU DE LES
INSTAL·LACIONS DE LA REFORMA
DE L'HOSPITAL DE VIELHA,
SITUAT AL CARRER ESPITAU, 5
DE VIELHA (VAL D'ARAN)

ESQUEMES ELÈCTRICS
PLANTA SOTERRANI

PLÀNOL:
13

DATA: MAIG 2014

ARXIU: C-560-INS

ESCALA:
S/E
ORIGINALS GRAFIQUES

EL REPRESENTANT:

Sra. M. Àngels Borràs

ENGINYER TÈCNIC INDUSTRIAL PER ILERT, SL:

JORDI DALMAU CLUA, núm. col·legiat 10970-L
Registre Col·legi Professional Enginyers Tècnics
Industrials de Lleida
Consulta: http://www.cetill.cat/catala/c_colegiats.html
http://www.cetill.cat/catala/c_empreses.html